

MAPA DO CELÓW PROJEKTOWYCH
 skala 1:500
 m.Łomża [206201_1.0001]
 Obręb ewidencyjny: Łomża 2 [Nr 0002]
 ul.Wiosenna
 pow. Łomża, woj. podlaskie

Układ współrzędnych 2000, układ wysokościowy Kronsztadt 1960

Niniejszą mapę sporządzono na podstawie mapy zasadniczej i pomiaru uzupełniającego wykonanego w kwietniu 2012 roku
 Sekcje mapy zasadniczej : 244.233.0642, 0643, 0644
 7.194.29.15.4.4, 7.194.29.20.2.2

Mapa aktualna na dzień 02.08.2012r.

Uwaga:

Nie wyklucza się istnienia w terenie innych przewodów, o których brak informacji wynika z zaszcisłości historycznych lub niedopełnienia przepisów zgłoszenia do inwentaryzacji (Ustawa Prawo Geodezyjne i Kartograficzne – Dz.U.30/1989 poz.163)


Nie wyklucza się istnienia służebności gruntowej na nieruchomości będącej przedmiotem opracowania

Wszelkie obiekty budowlane podlegają wytyczeniu przez jednostkę wykonawstwa geodezyjnego lub przez osoby fizyczne posiadające uprawnienia na wykonywanie robót geodezyjnych

GEOPLAN s.c.
 Zdzistawa i Antoni Toczyłowsky
 18-400 Łomża, ul. Obrońców Łomży 2c
 tel. 86 216 55 55, 602 507 457
 NIP 718-14-04-962

GEODETA UPRAWNIENY
 ANTONI TOCZYŁOWSKI
 18-400 Łomża, ul. Obrońców Łomży 2c
 tel. 602 507 457

Starostwo Powiatowe w Łomży
Powiatowy Ośrodek Dokumentacji
Geodezyjnej i Kartograficznej
 W obszarze oznaczonym linią dokonano aktualizacji treści mapy zasadniczej. Dokumenty z pomiaru uzupełniającego przyjęto do zasobu powiatowego w dniu 21. 08. 2012 i zarejestrowano pod nr 1991-197/2012
NINIEJSZA MAPA MOŻE SŁUŻYĆ DO CELÓW PROJEKTOWYCH
 Projektowane obiekty budowlane wymagają pozwolenia na budowę podlegają wytyczeniu i inwentaryzacji powołanej przez jednostkę uprawnioną do wytyczenia i inwentaryzacji
Łomża
 imię i nazwisko projektanta
Geodezja i Kartografia
Specjalista
 G.R.E.I.G.N.

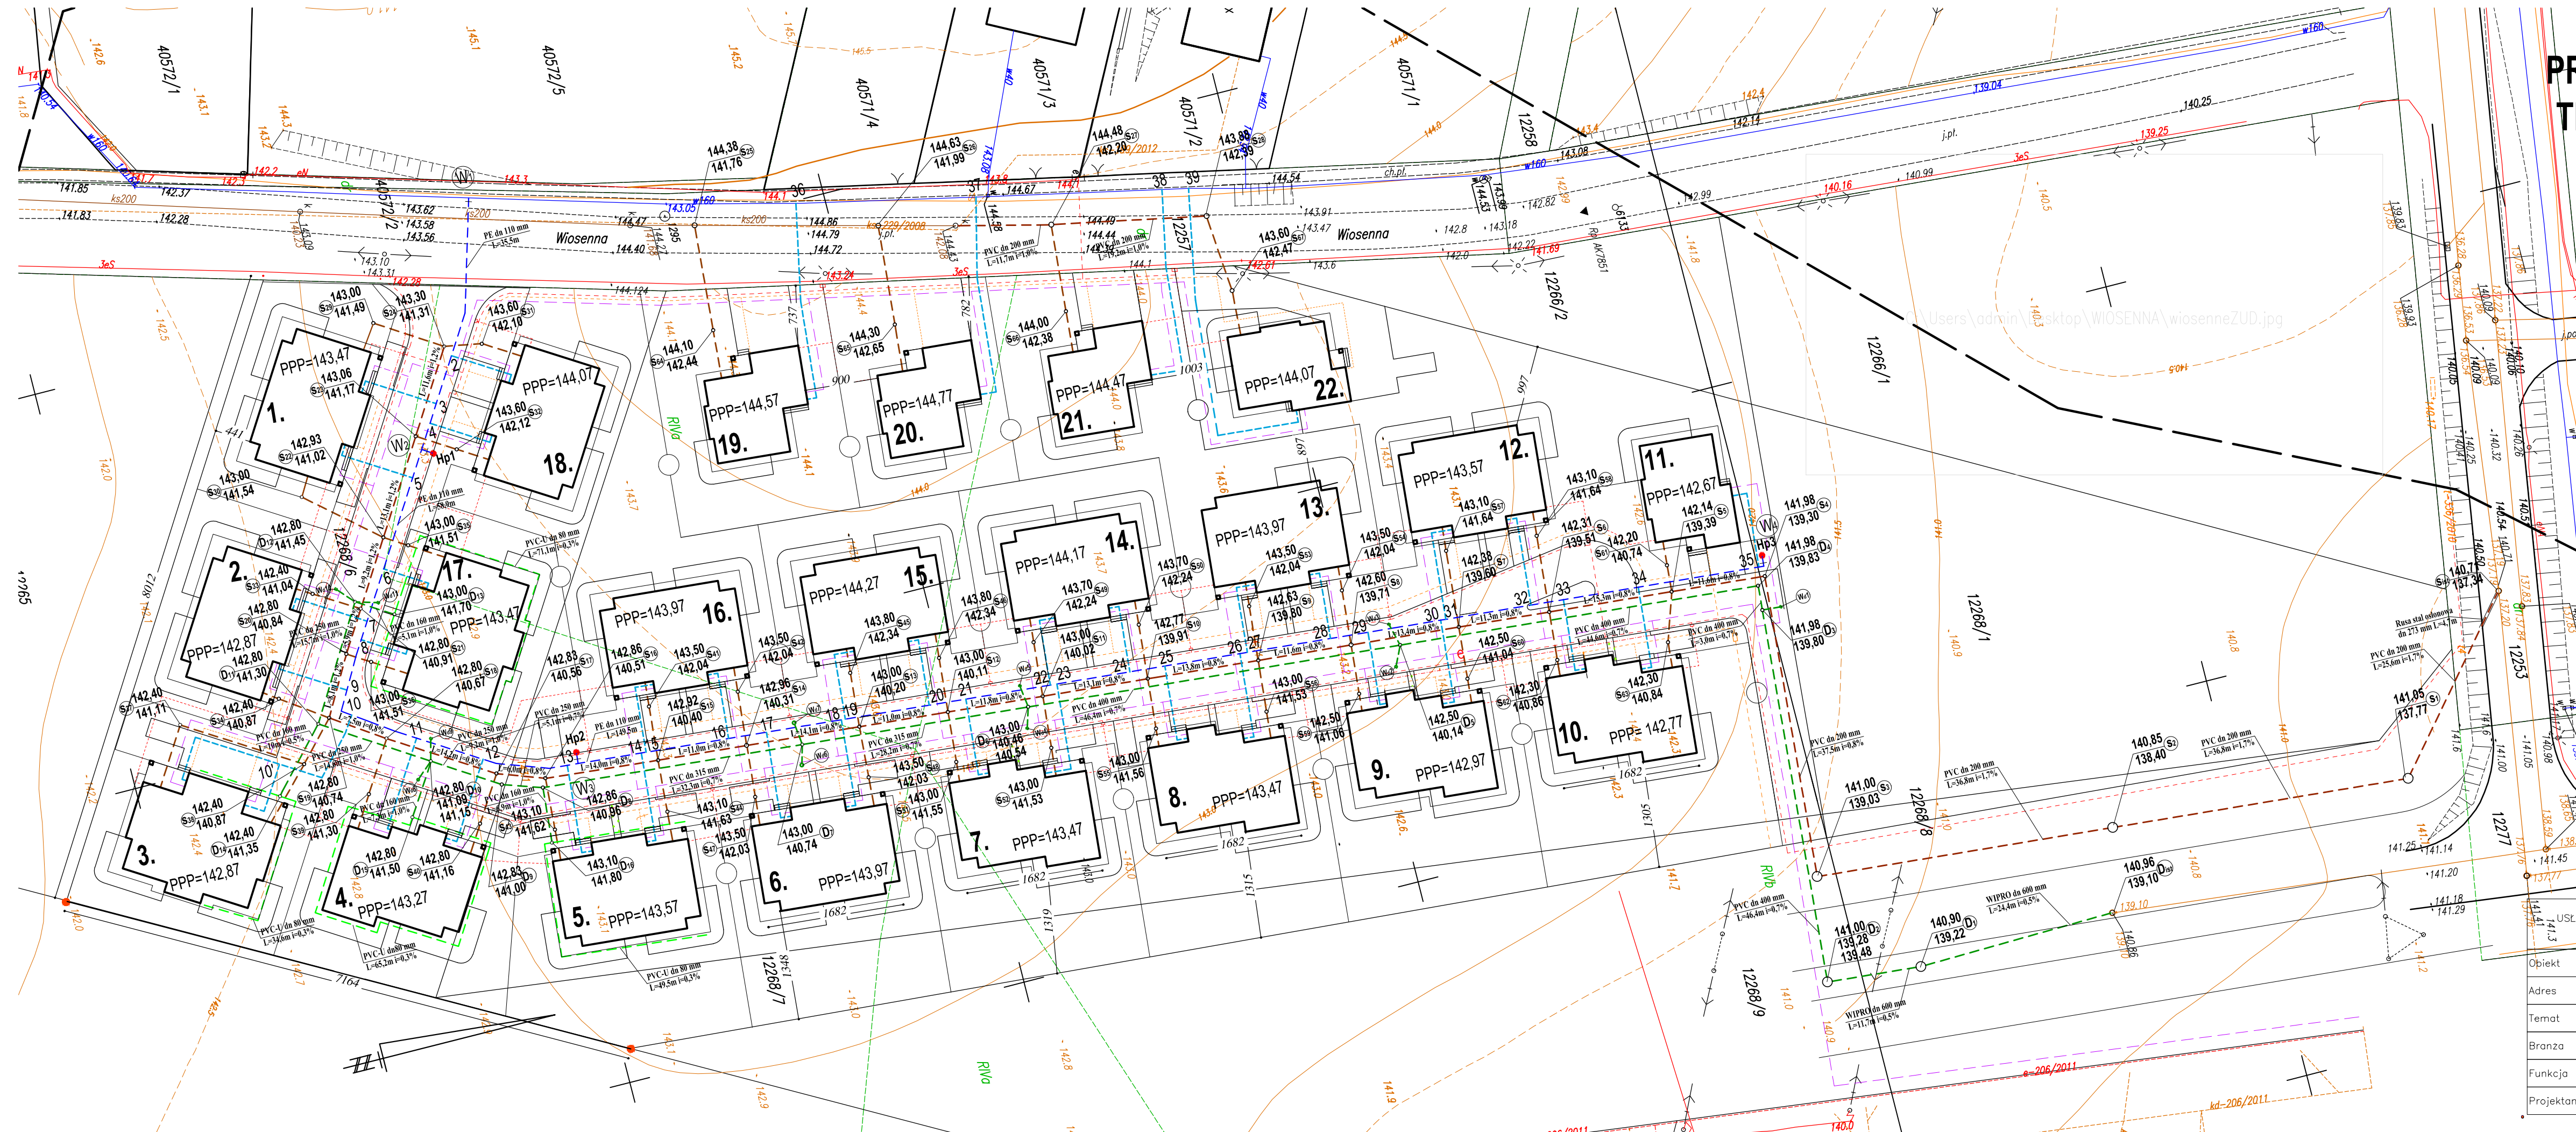

PROJEKT ZAGOSPODAROWANIA TERENU
 skala 1:500

- LEGENDA**
- - - - - projektowana sieć wodociągowa
 - - - - - istniejąca sieć wodociągowa
 - - - - - projektowana sieć kanalizacji sanitarnej
 - - - - - istniejąca kanalizacja sanitarna
 - - - - - projektowana kanalizacja deszczowa
 - - - - - projektowane przyłącze wodociągowe
 - - - - - projektowane przyłącze kanalizacji sanitarnej
 - - - - - rezerwa trasy kabla telekomunikacyjnego
 - - - - - przyłącza telekomunikacyjne
 - - - - - rezerwa trasy kabla energetycznego
 - - - - - przyłącza energetyczne
 - - - - - proj. kabel oświetleniowy
 - - - - - kanał ciepłowniczy wg opracowania MPEC
 - - - - - projektowany drenaż

USŁUGI INWESTYCYJNE INŻYNIERIA SANITARNA JERZY KUCIEL,
 18-400 ŁOMŻA UL. KAPUCYŃSKA 6/5

Objekt	Kan. deszczowa, sieć wodociągowa i kan. sanitarnej z przyłączami, drenaż opaskowy		
Adres	ŁOMŻA UL. WIOSENNA działka nr 12268/4; 12268/6; 12268/7; 12268/9		
Temat	PROJEKT ZAGOSPODAROWANIA TERENU		
Branża	SANITARNA	DATA	24.09.2012r
Funkcja	imię i nazwisko	Podpis	Nr uprawnień
Projektant	mgr inż. Jerzy Kuciel	LOM 1/82	Nr rysunku: 1